


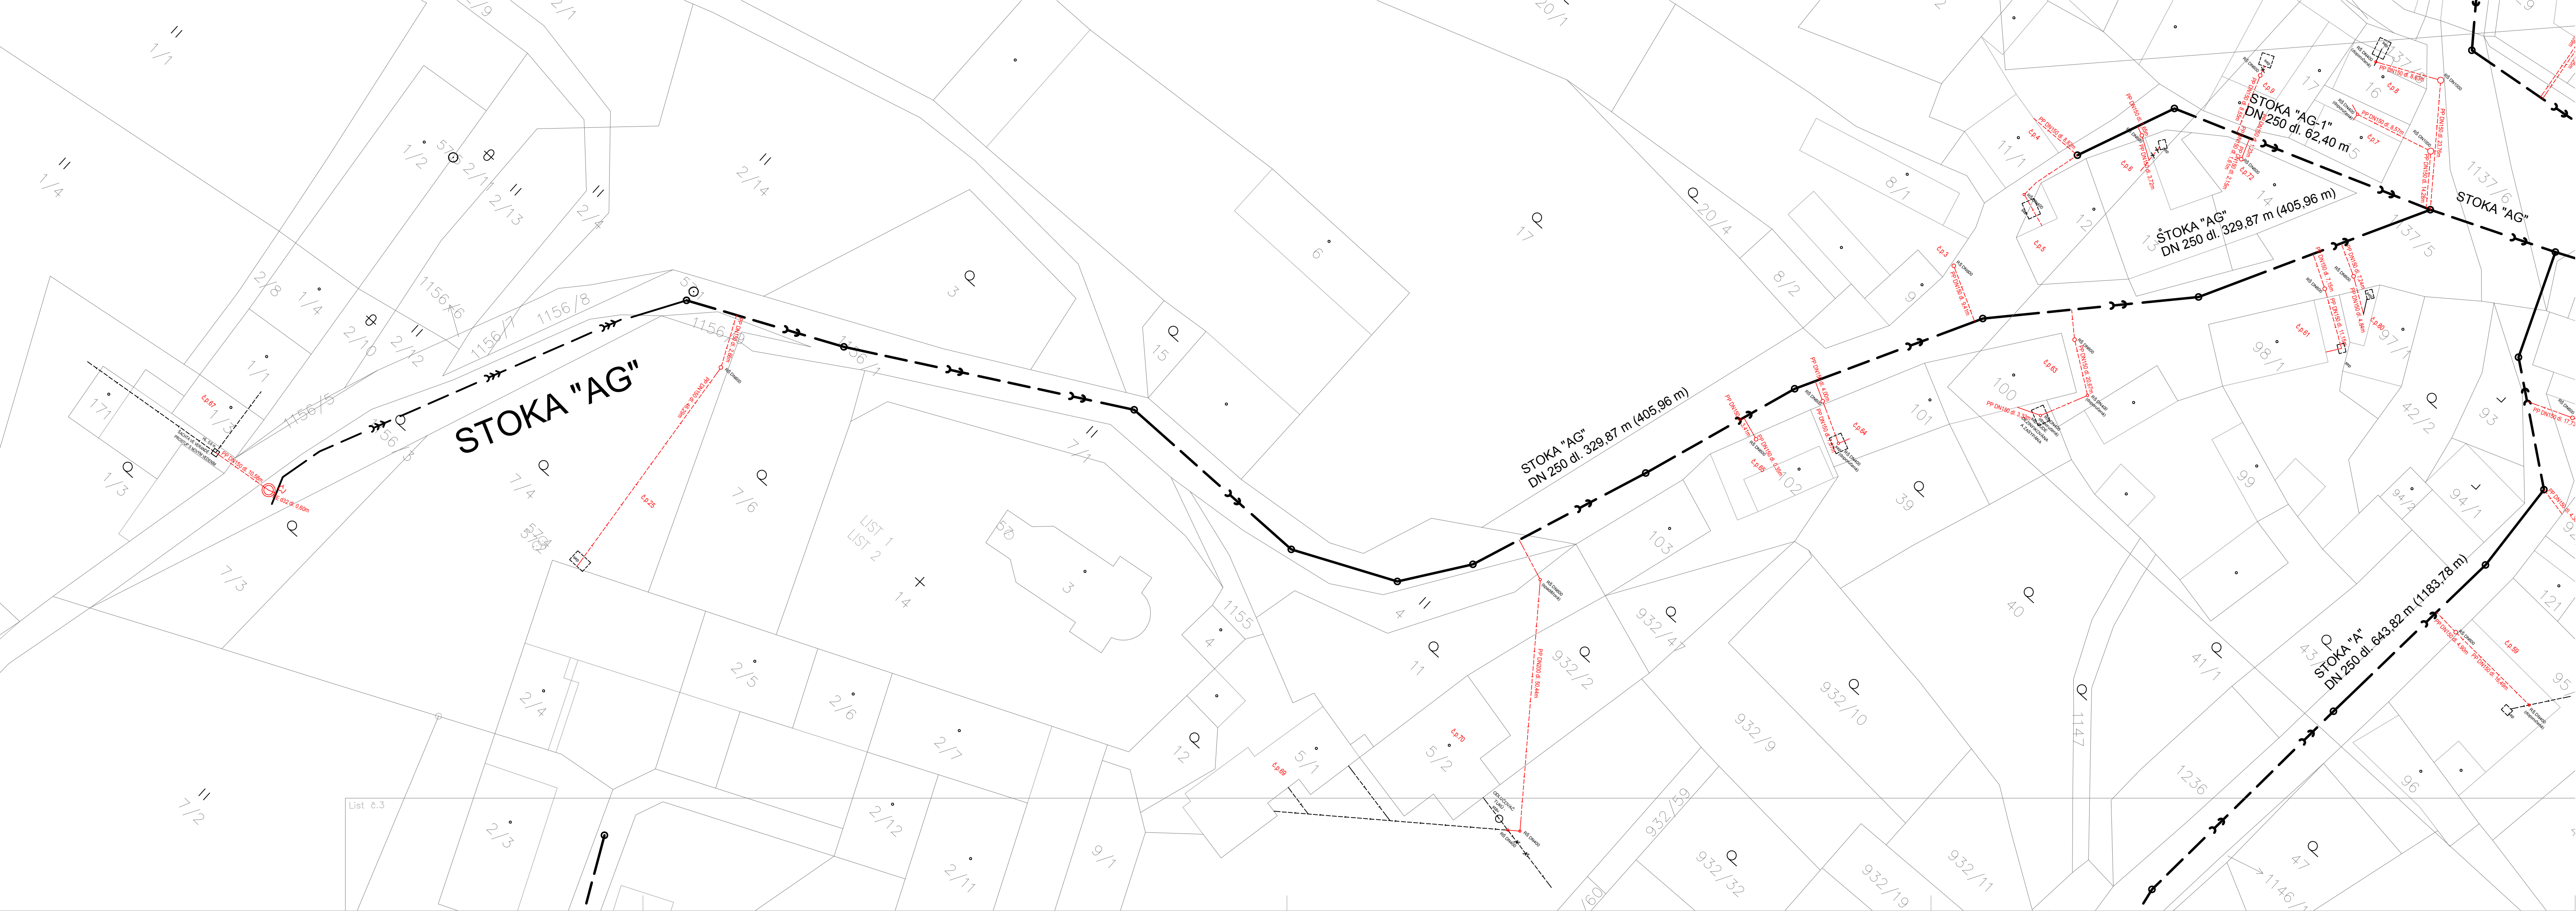

LEGENDA SÍTÍ

NAVŘZENÁ KANALIZAČNÍ PŘÍPOJKA

GRAVITAČNÍ SPLAŠKOVÁ KANALIZACE (projekt 2014)

VÝTLAK KANALIZACE (projekt 2014)

KLAD LISTŮ

POZNÁMKA

VŠECHNY STÁVAJÍCÍ INŽENÝRSKÉ SÍTĚ JE NUTNÉ PŘED ZAHÁJENÍM VÝKOPOVÝCH PRACÍ NECHAT VYTÝČIT JEJICH SPRÁVCI, KTERÍ ODPOVÍDAJÍ ZA PŘESNÉ URČENÍ POLOHY.

SOUŘADNICOVÝ SYSTÉM: S-JTSK
VÝŠKOVÝ SYSTÉM: BpV

		VODOHOSPODÁŘSKÉ INŽENÝRSKÉ SLUŽBY a.s.	
Křížová 47, 150 39 PRAHA 5			
Vypracoval: R. Hřivňáček		Hlavní inž. projektu: Ing. M. Butor	
Projektant: R. Hřivňáček		Ved. atelieru: Ing. M. Butor	
MARŠOVICE - KANALIZAČNÍ PŘÍPOJKY C. SITUAČNÍ VÝKRESY		Datum: leden 2017	
		Stupeň: JDS	
		Formát: 5 A4	
Investor: Městys Maršovice, Maršovice 89, 257 55 Maršovice		Zak. číslo: VIS 2/16 - 022	
SITUACE KN_list č.2		Měřítko: 1:500	
		Číslo přílohy: C.8	

KN
LIST 2