




### LEGENDA SÍTÍ

	NAVŘZENÁ KANALIZAČNÍ PŘÍPOJKA
	GRAVITAČNÍ SPLAŠKOVÁ KANALIZACE (projekt 2014)
	VÝTLAK KANALIZACE (projekt 2014)
	STÁVAJÍCÍ DEŠŤOVÁ KANALIZACE
	STÁVAJÍCÍ DEŠŤOVÁ KANALIZACE - NEOVĚŘENÝ PRŮBĚH
	STÁVAJÍCÍ MÍSTNÍ VODOVOD - ZAMĚŘENÝ
	STÁVAJÍCÍ MÍSTNÍ VODOVOD - NEOVĚŘENÁ TRASA
	STÁVAJÍCÍ SPOJOVÉ VEDENÍ - PODZEMNÍ (TELEFONICA 02)
	STÁVAJÍCÍ SPOJOVÉ VEDENÍ - PODZEMNÍ ZRUŠENÉ (TELEFONICA 02)
	STÁVAJÍCÍ VEDENÍ NN - NADZEMNÍ (ČEZ)
	STÁVAJÍCÍ VEDENÍ NN - PODZEMNÍ (ČEZ)
	STÁVAJÍCÍ VEDENÍ VN - NADZEMNÍ (ČEZ)
	STÁVAJÍCÍ DRENÁŽNÍ POTRUBÍ

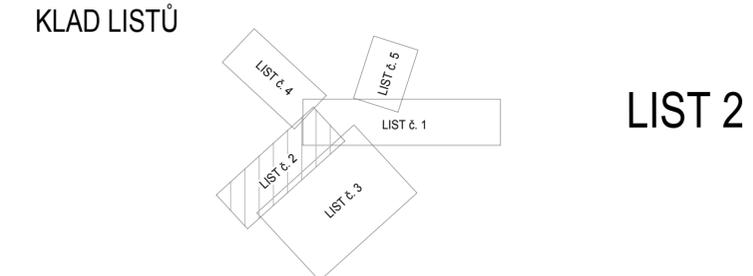

### POZNÁMKA

VŠECHNY STÁVAJÍCÍ INŽENÝRSKÉ SÍTĚ JE NUTNÉ PŘED ZAHÁJENÍM VÝKOPOVÝCH PRACÍ NECHAT VYTÝČIT JEJICH SPRÁVCI, KTEŘÍ ODPOVÍDAJÍ ZA PŘESNÉ URČENÍ POLOHY.

SOUŘADNICOVÝ SYSTÉM: S-JTSK  
VÝŠKOVÝ SYSTÉM: BpV

<b>VODOHOSPODÁŘSKÉ INŽENÝRSKÉ SLUŽBY a.s.</b> Křížová 47, 150 39 PRAHA 5		Datum: leden 2017	
		Stupeň: JDS	
Vypracoval: R. Hřivňáček Projektant: R. Hřivňáček		Hlavní inž. projektu: Ing. M. Butor Ved. atelieru: Ing. M. Butor	
<b>MARŠOVICE - KANALIZAČNÍ PŘÍPOJKY C. SITUAČNÍ VÝKRESY</b>		Formát: 5 A4	
		Zak. číslo: VIS 2/16 - 022	
Investor: Městys Maršovice, Maršovice 89, 257 55 Maršovice		Měřítko: 1:500	Číslo přílohy: C.3
SITUACE_list č.2			