 




**LEGENDA SÍTĚ**





**POZNÁMKA**

VŠECHNY STÁVAJÍCÍ INŽENÝRSKÉ SÍTĚ JE NUTNÉ PŘED ZAHÁJENÍM VÝKOPOVÝCH PRACÍ NECHAT VYTÝČIT JEJICH SPRÁVCI, KTERÍ ODPOVÍDAJÍ ZA PŘESNÉ URČENÍ POLOHY.

SOUŘADNICOVÝ SYSTÉM: S-JTSK  
VÝŠKOVÝ SYSTÉM: BpV

**KN LIST 3**

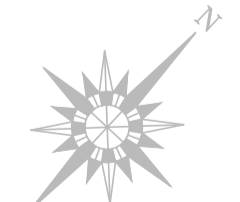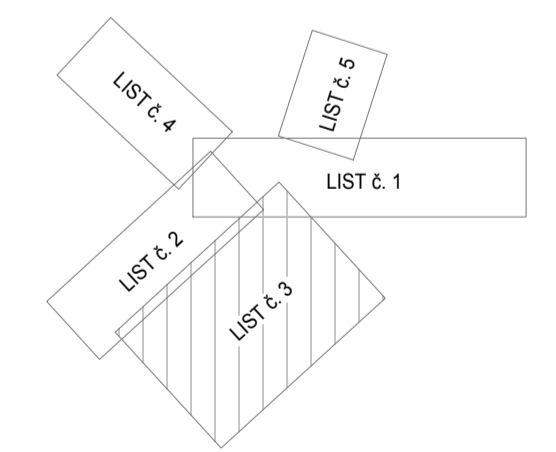

<p><b>VODOHOSPODÁRSKÉ INŽENÝRSKÉ SLUŽBY a.s.</b> Křízové 47, 150 39 PRAHA 5</p>		Datum: leden 2017	
		Stupeň: JDS	
Vypracoval: R. Hřivňáček Projektant: R. Hřivňáček		Ved. atelieru: Ing. M. Bátor Hlavní inž. projektu: Ing. M. Bátor	
<b>MARŠOVICE - KANALIZAČNÍ PŘÍPOJKY</b> <b>C. SITUAČNÍ VÝKRESY</b>		Formát: 10 A4	
Investor: Městys Maršovice, Maršovice 89, 257 55 Maršovice		Zak. číslo: VIS 2/16 - 022	
SITUACE KN_list č.3		Měřítko: 1:500	
		Číslo přílohy: C.9	