



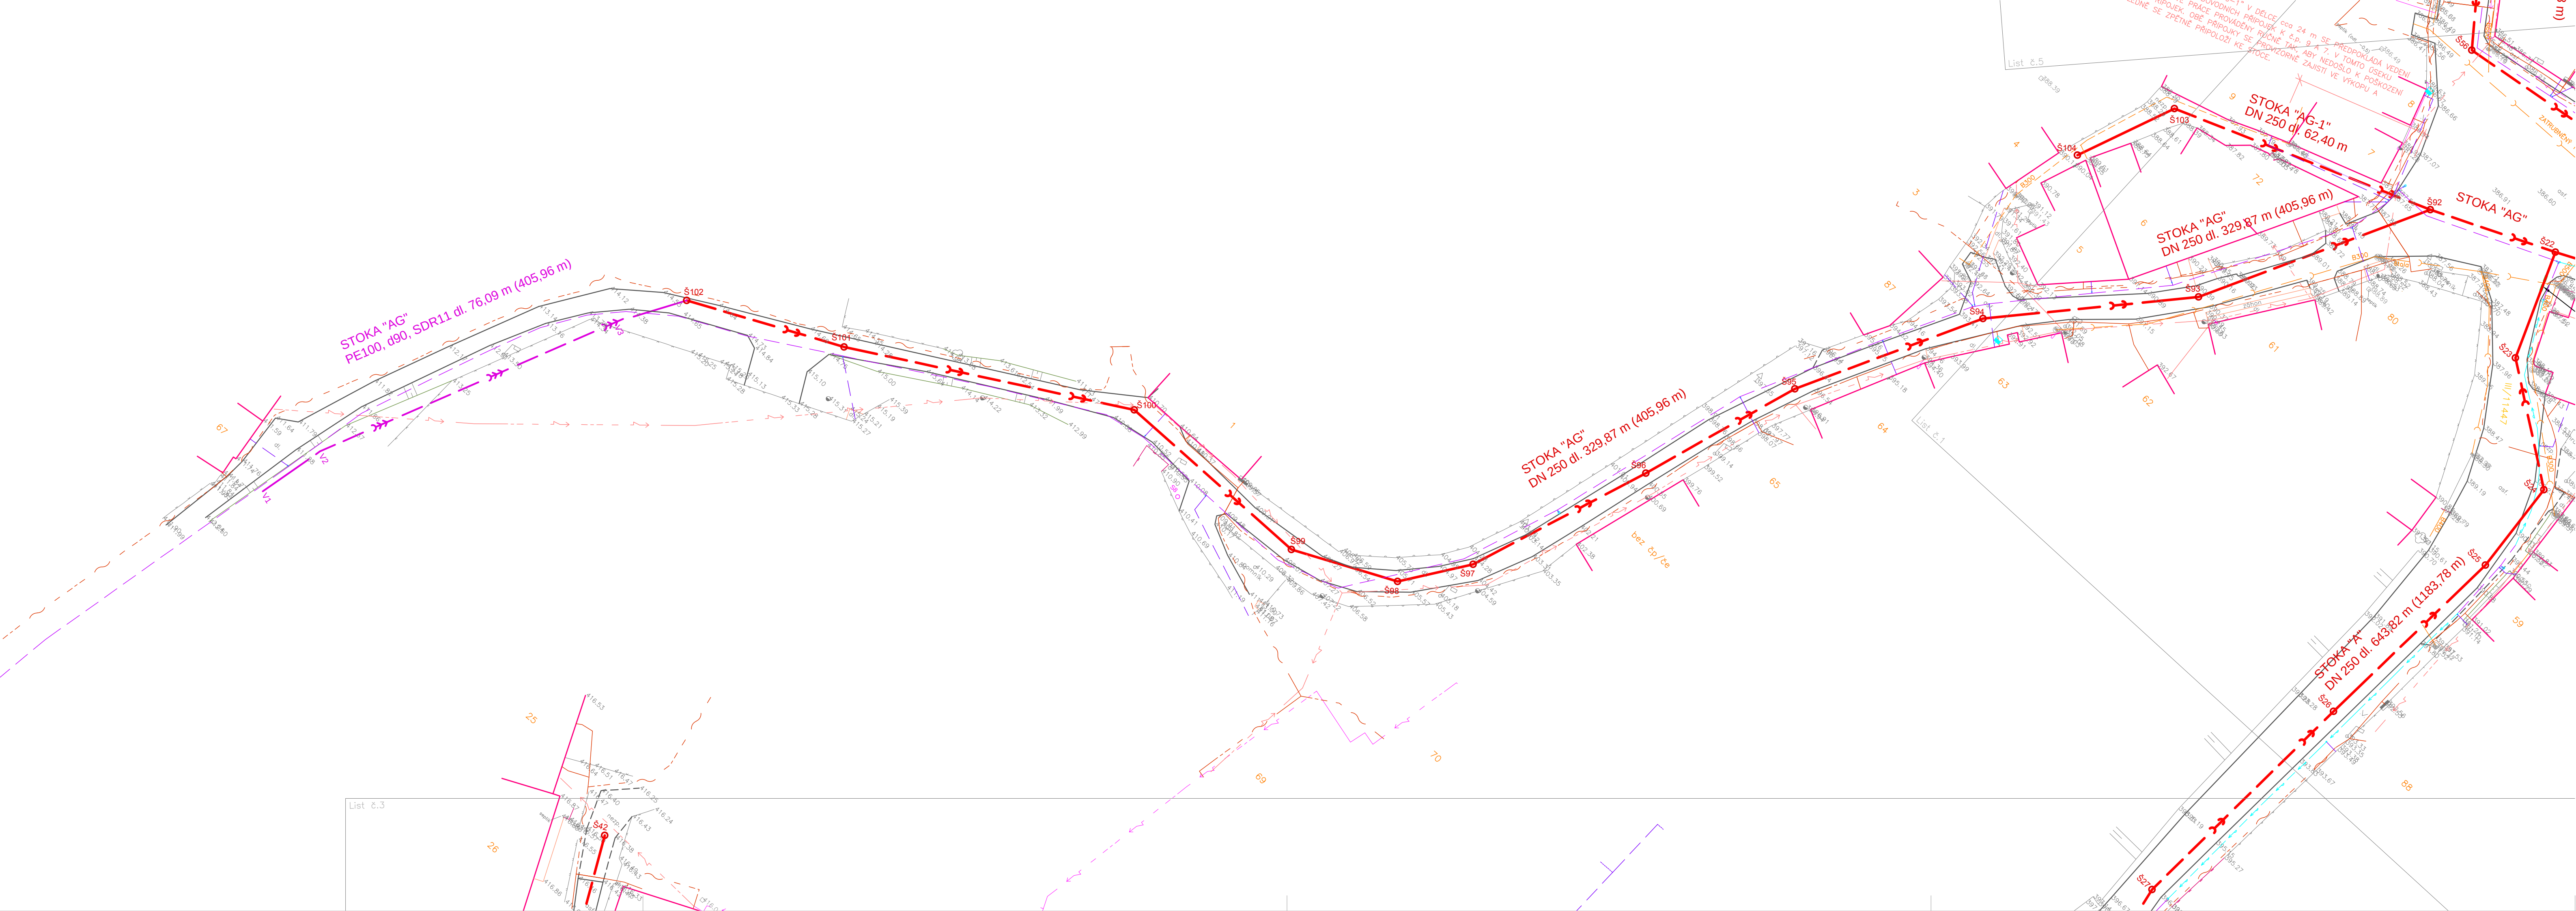

LEGENDA SÍTÍ


- NAVRŽENÁ GRAVITAČNÍ SPLAŠKOVÁ KANALIZACE
- NAVRŽENÝ VÝTLAK KANALIZACE
- NAVRŽENÁ PŘELOŽKA VODOVODU
- NAVRŽENÁ PŘIPOJKA NN
- NAVRŽENÁ PŘELOŽKA DEŠŤOVÉ KANALIZACE
- NAVRŽENÁ ČERPAČÍ STANICE
- STÁVAJÍCÍ DEŠŤOVÁ KANALIZACE - NEOVĚŘENÝ PRŮBĚH
- STÁVAJÍCÍ MÍSTNÍ VODOVOD - ZAMĚŘENÝ
- STÁVAJÍCÍ MÍSTNÍ VODOVOD - NEOVĚŘENÁ TRASA
- STÁVAJÍCÍ SPOJOVÉ VEDENÍ - PODZEMNÍ (TELEFÓNICA 02)
- STÁVAJÍCÍ SPOJOVÉ VEDENÍ - PODZEMNÍ ZRUŠENÉ (TELEFÓNICA 02)
- STÁVAJÍCÍ VEDENÍ NN - NADZEMNÍ (ČEZ)
- STÁVAJÍCÍ VEDENÍ NN - PODZEMNÍ (ČEZ)
- STÁVAJÍCÍ VEDENÍ VN - NADZEMNÍ (ČEZ)
- STÁVAJÍCÍ DRENAŽNÍ POTRUBÍ
- čp.119
- ČÍSLO POPIŠNÁ
- PROVEDENÉ GEOLOGICKÉ SONDY

KLAD LISTŮ

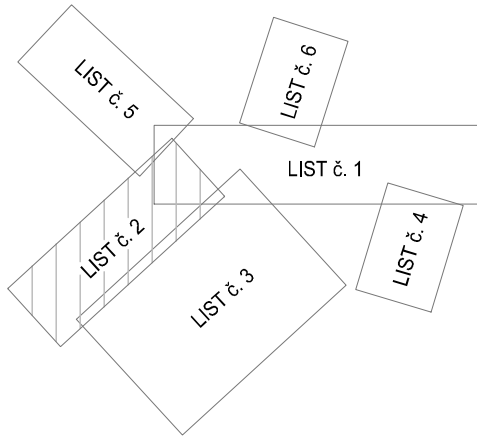

POZNÁMKA

VŠECHNY STÁVAJÍCÍ INŽENÝRSKÉ SÍTĚ JE NUTNÉ PŘED ZAHÁJENÍM VÝKOPOVÝCH PRACÍ NECHAT VYTÝČIT JEJICH SPRÁVCI, KTERÍ ODPOVÍDAJÍ ZA PŘESNÉ URČENÍ POLOHY.

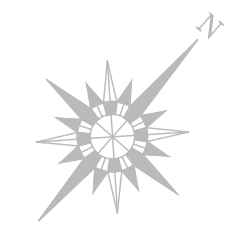

SOUŘADNICOVÝ SYSTÉM: S-JTSK
VÝŠKOVÝ SYSTÉM: BpV

		VODOHOSPODÁŘSKÉ INŽENÝRSKÉ SLUŽBY a.s.	
Křížová 47, 150 39 PRAHA 5			
Vypracoval: Ing. P. Plášek		Hlavní inž. projektu: Ing. M. Butor	
Projektant: Ing. P. Plášek		Ved. atelieru: Ing. M. Butor	
MARŠOVICE - SPLAŠKOVÁ KANALIZACE A ČOV C. SITUAČNÍ VÝKRESY		Datum: prosinec 2014	
		Stupeň: DPS	
		Formát: 5 A4	
Investor: Městys Maršovice, Maršovice 89, 257 55 Maršovice		Zak.číslo: VIS 2/14 - 034	
SITUACE_list č.2		Měřítko: 1:500	
		Číslo přílohy: C.2b	